


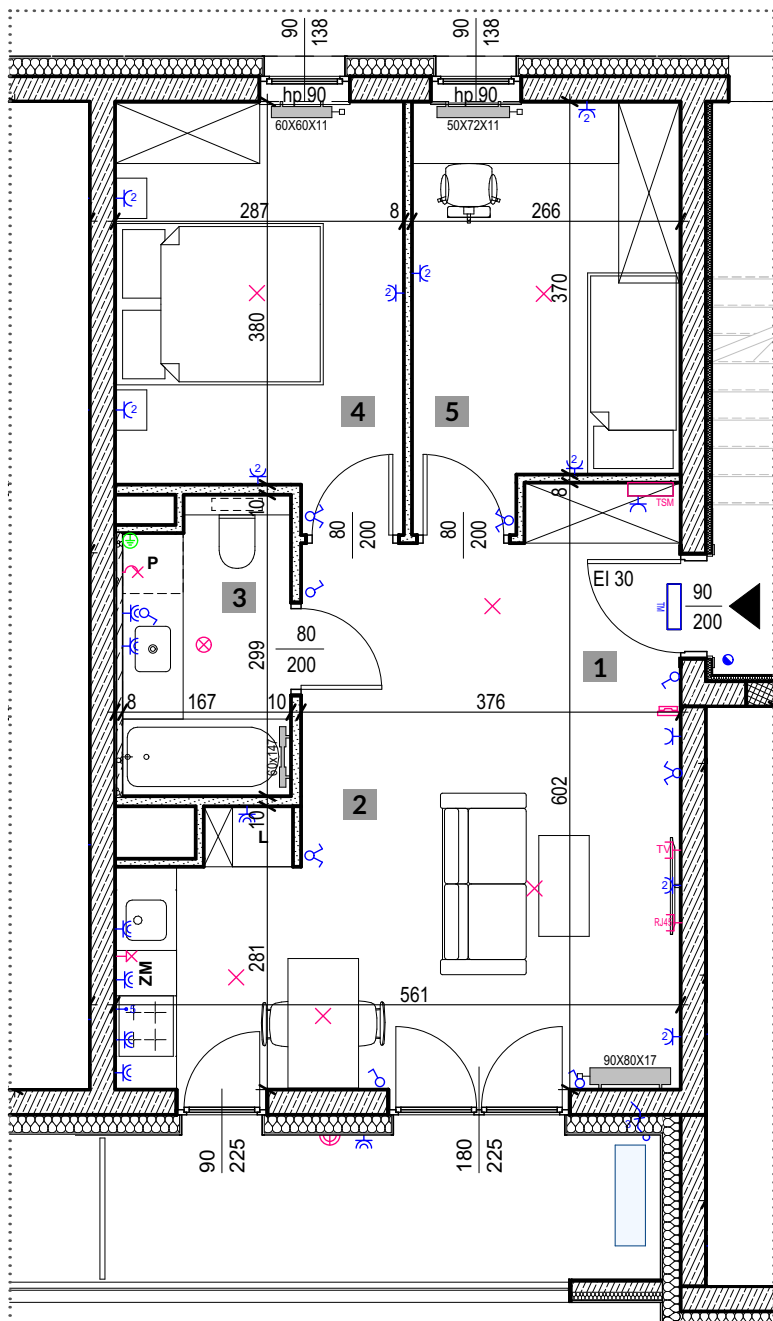

biuro architektoniczne
plewa
ul. Niecała 3/8 20 - 080 Lublin

UWAGI:

1. WYMIARY POMIESZCZEŃ, LOKALIZACJE PRZYBORÓW SANITARNYCH ITP. PODANO ZGODNIE Z PROJEKTEM BUDOWLANYM. MOGĄ WYSTĄPIĆ NIEWIELKIE RÓŻNICE WYMIARÓW I USYTUOWANIA ELEMENTÓW POWSTAŁE W TRAKCIE REALIZACJI PRAC BUDOWLANYCH. PODANE WYMIARY SĄ WYMIARAMI W ŚWIELE PIONOWYCH PRZEGRÓD (ŚCIAN) W STANIE SUROWYM.
2. POWIERZCHNIA UŻYTKOWA LOKALU JEST OKREŚLONA NA PODSTAWIE ROZPORZĄDZENIA MINISTRA ROZWOJU Z DN. 11.09.2020 R. W SPRAWIE SZCZEGÓŁOWEGO ZAKRESU I FORMY PROJEKTU BUDOWLANEGO (DZ. U. Z 2020 R. ROZ. 1609), ZGODNIE Z ZASADAMI ZAWARTYMI W POLSKIEJ NORMIE PN-ISO 9836:2022-07

1. HOL WEJŚCIOWY	6,53 m ²
2. POKÓJ Z ANEKSEM	19,21 m ²
3. ŁAZIENKA	4,64 m ²
4. POKÓJ 1	11,30 m ²
5. POKÓJ 2	10,39 m ²
	52,07 m²

+ BALKON 8,0 m²

- ŁĄCZNIK INSTALACYJNY 1-BIEGUNOWY UNIWERSALNY
- ŁĄCZNIK INSTALACYJNY 1-BIEGUNOWY SCHODOWY
- ŁĄCZNIK INSTALACYJNY 1-BIEGUNOWY KRZYŻOWY
- ŁĄCZNIK INSTALACYJNY 1-BIEGUNOWY ŚWIECZNIKOWY
- WYPUST OŚWIETLENIOWY SUFITOWY/IP44 (W ŁAZIENIE)
- KINKIET ELEWACYJNY
- WYPUST OŚWIETLENIOWY H=2,2 M/H=2,0 M
- PRZYCISK DZWONKOWY PODTYNKOWY
- GNIAZDO WTYKOWE POJEDYŃCZE
- GNIAZDO WTYKOWE PODWÓJNE
- GNIAZDO WTYKOWE P/T IP 44
- ZASILANIE ELEKTRYCZNE KUCHNI
- WYPUST KABLOWY 1-FAZOWY (PRZEWÓD 3-ŻYŁOWY)
- WYPUST KABLOWY 3-FAZOWY (PRZEWÓD 5-ŻYŁOWY)
- WIDEODOMOFON
- UZIEMIENIE
- ROZDZIELNICA ELEKTRYCZNA TM
- ROZDZIELNICA TELETECHNICZNA TSM
- GRZEJNIK C.O. STANDARDOWY
- GRZEJNIK C.O. DRABINKOWY
- GRZEJNIK C.O. PIONOWY
- WYZNACZONE MIEJSCA DLA EW. MONTAŻU KLIMATYZATORA (W ZAKRESIE WŁAŚCICIELA LOKALU)


skala 1:75 @ A4

0 1 5M

PERSPEKTYWA

CZECHÓW

KLATKA NR: III
MIESZKANIE NR: M 127
PIĘTRO: I
POWIERZCHNIA: 52,07 M²
TYP MIESZKANIA: 3 POKOJE + AK

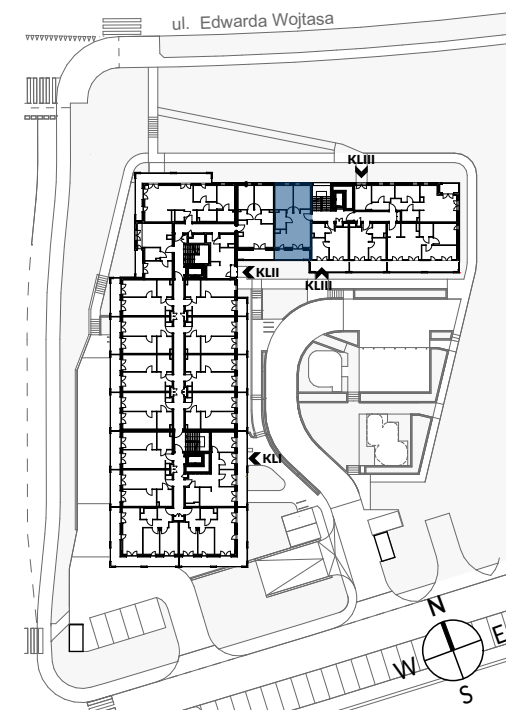

ul. Nałęczowska 30
20-701 Lublin
www.gdl.pl



biuro@gdl.pl



81 524 08 30