


RZUT (SKALA 1:150)

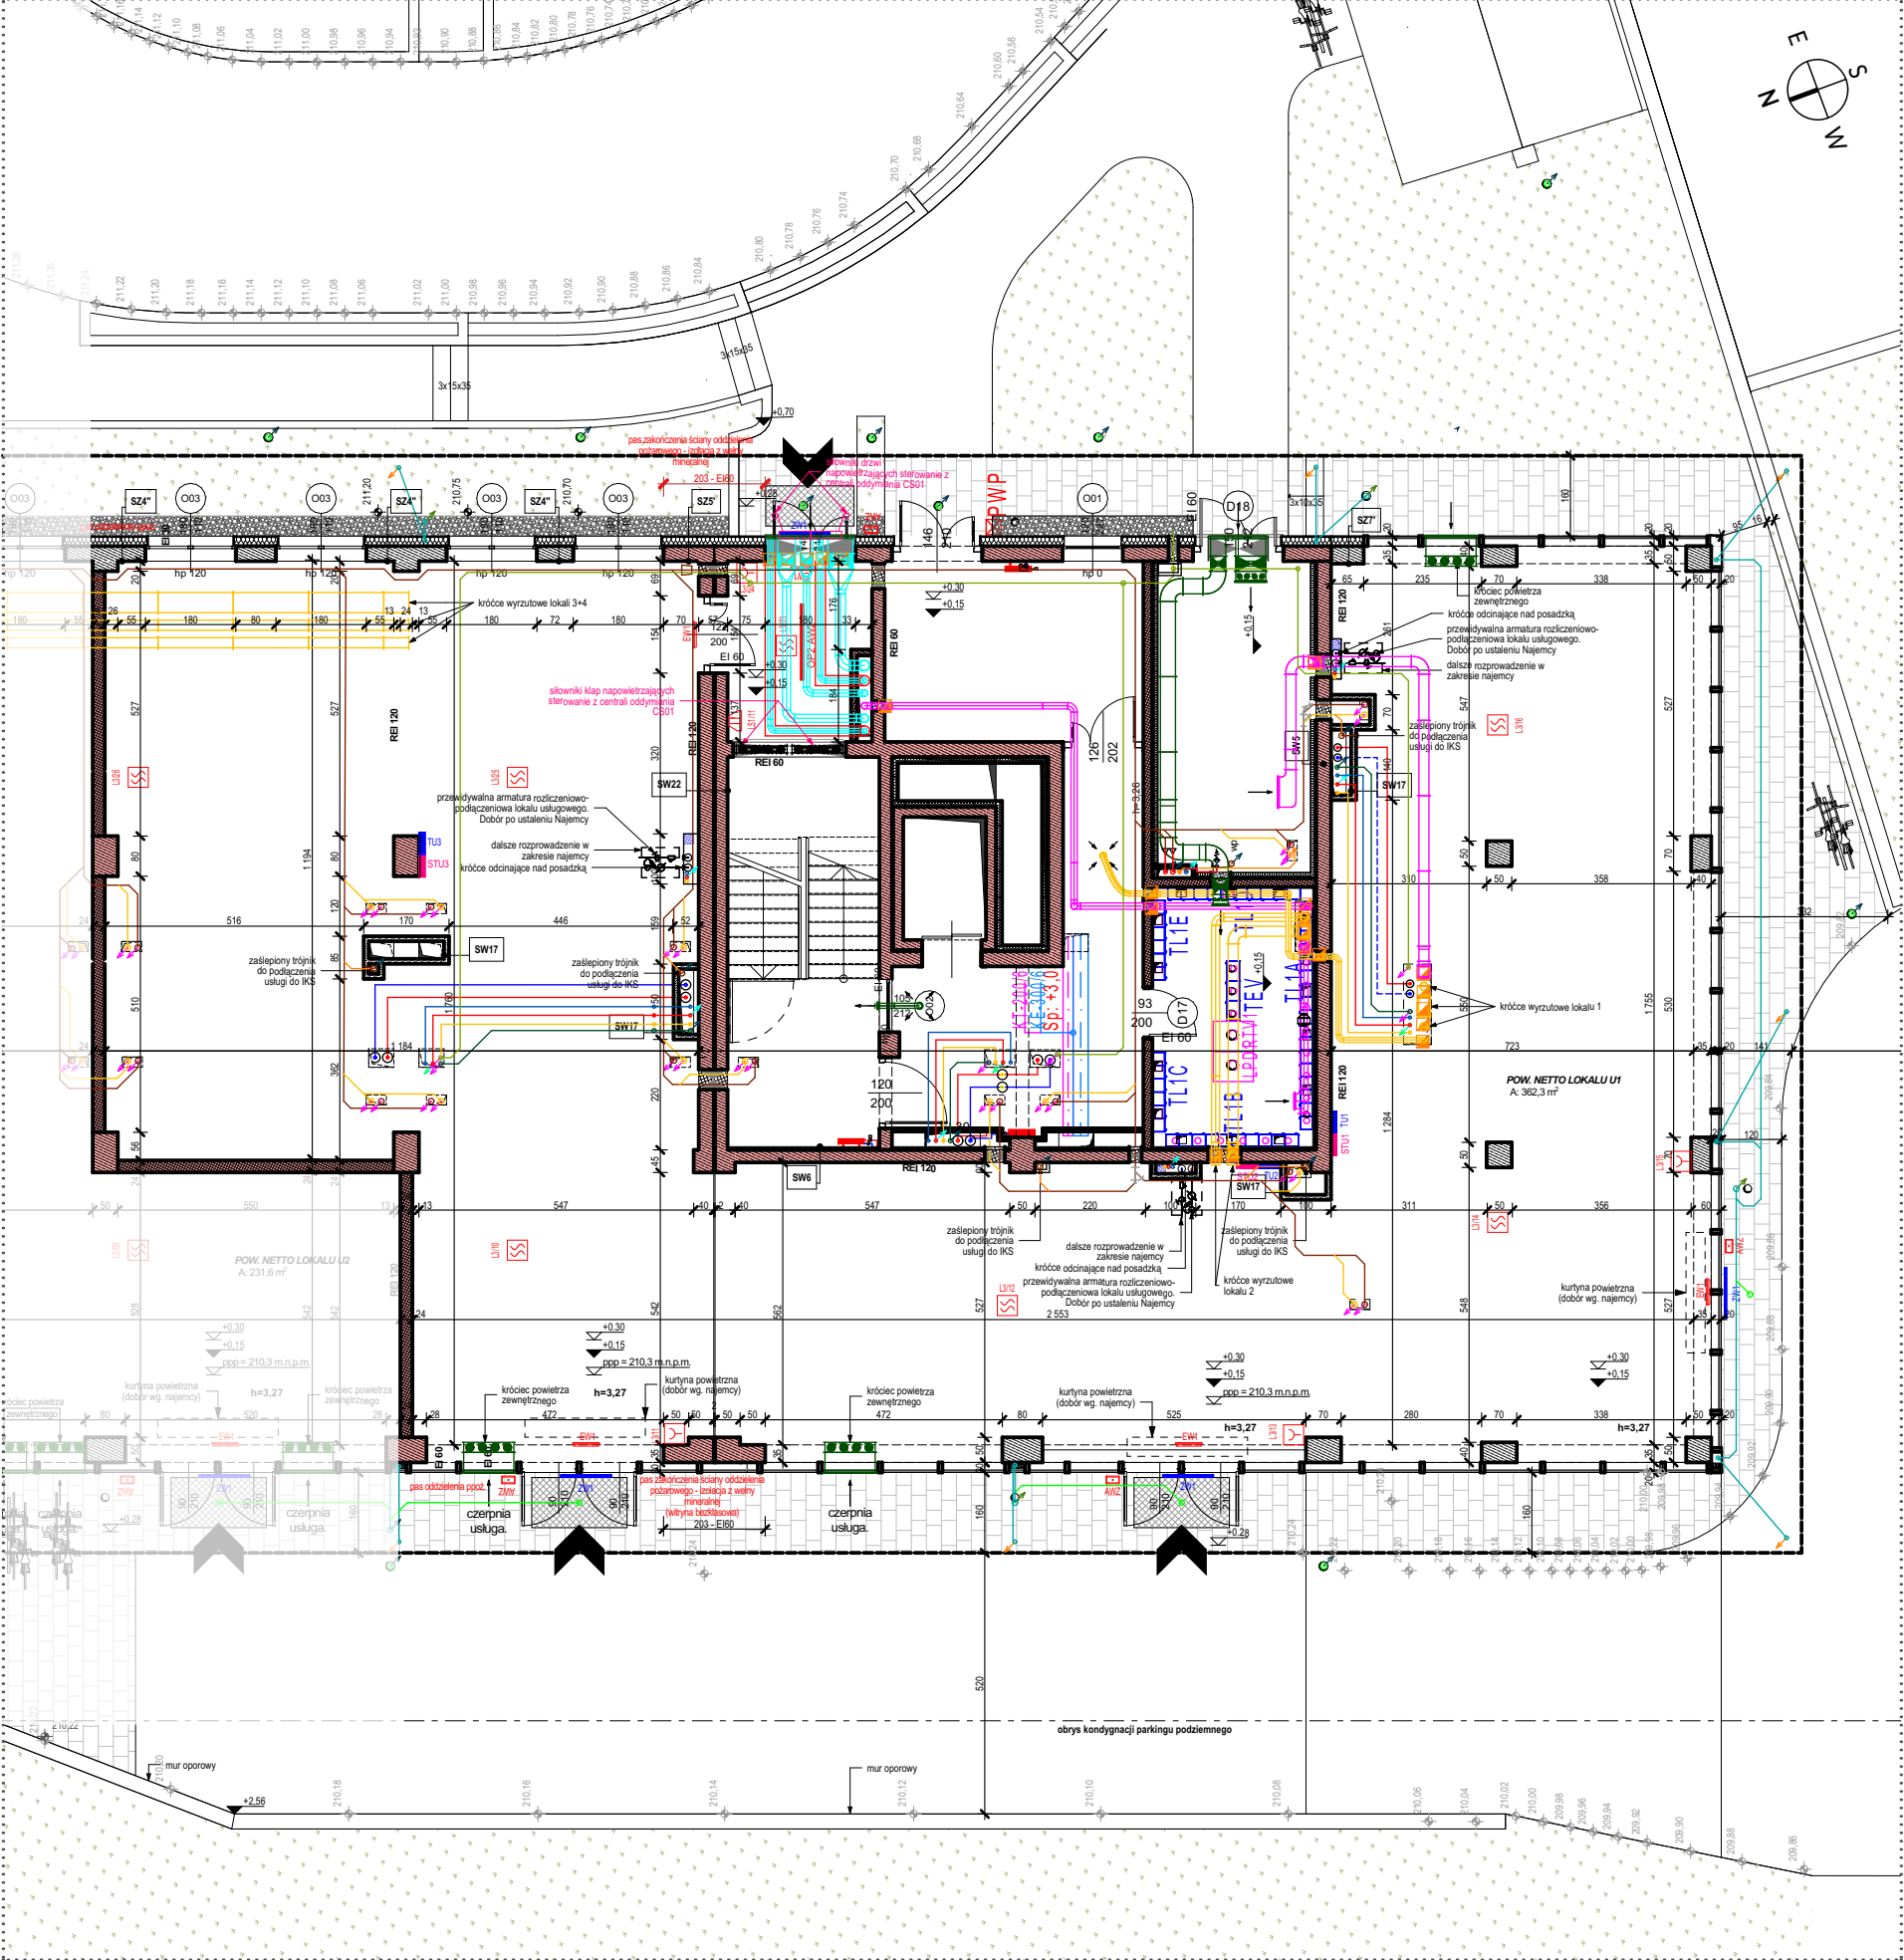

LEGENDA

INSTALACJE ELEKTRYCZNE

- TABLICA ELEKTRYCZNA
- SKRZYŃKA TELEKOMUNIKACYJNA (WYS. MONTAŻU 0,3 m)
- OPRAWA OŚWIETLENIOWA
- OPRAWA OŚWIETLENIA EWAKACYJNEGO
- OPRAWA OŚWIETLENIA KIERUNKOWEGO
- RĘCZNY OSTRZEGACZ POŻAROWY
- PODWÓJNA OPTYCZNA CZUŁKA DYMU
- KLAPA POŻAROWA TOPIC

INSTALACJE WOD-KAN

- INSTALACJA ZIEMNEJ WODY
- INSTALACJA CIEPŁEJ WODY
- KANALIZACJA DESZCZOWA PODCIŚNIOWA PROWADZONA POD STROPEM
- KANALIZACJA DESZCZOWA AWARYJNA PODCIŚNIOWA PROWADZONA POD STROPEM
- KANALIZACJA DESZCZOWA GRAWITACYJNA PROWADZONA W GRUNIE
- KANALIZACJA DESZCZOWA GRAWITACYJNA PROWADZONA W GRUNIE
- KANALIZACJA SANITARNA PROWADZONA POD STROPEM

INSTALACJA GRZEWICZA

- INSTALACJA CENTRALNEGO OGRZEWANIA
- ZASILENIE/POWRÓT Z RUR STALOWYCH
- REGULATOR RÓŻNICY CIŚNIENIA
- ZAWÓR RÓWNOWAŻĄCY GWINTOWANY
- FILTR SIATKOWY
- CIEPŁOMIERZ

INSTALACJA WENTYLACJI

- POWIETRZE TRANSFEROWANE
- POWIETRZE WYWIEWANE (POM. TECHNICZNE)
- POWIETRZE WYWIEWANE (BYTOWA + KUCHNIE MIESZKAŃ)
- PRZEWIDYWANE MIEJSCE NA PRZEWODY FREONOWE

PERSPEKTYWA

CZECHÓW


NR LOKALU
USŁUGOWEGO

1

pow. netto
[m²]

362,3

PIĘTRO: KONDYGNACJA "0"

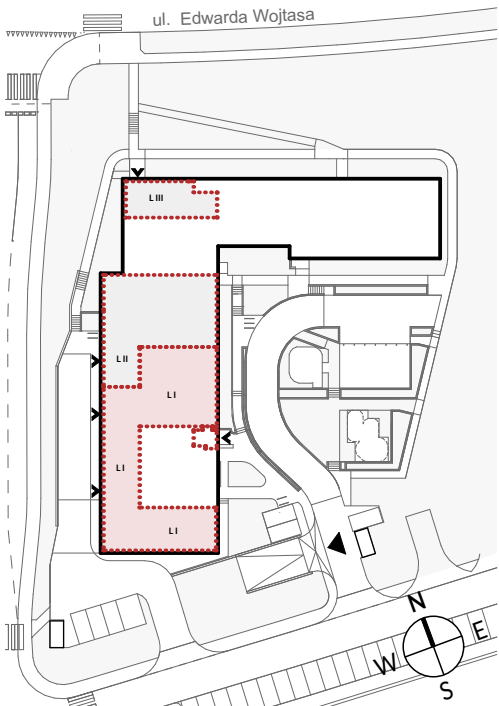

biuro architektoniczne
p l e w a
ul. Niecała 3/8 20 - 080 Lublin

UWAGA!:

- WYMIARY POMIESZCZEŃ, LOKALIZACJE PRZYBORÓW SANITARNYCH I T.P. PODANO ZGODNIE Z PROJEKTEM BUDOWLANYM. MOGĄ WYSTĄPIĆ NIEWIELKIE RÓŻNICE WYMIARÓW I USYTUOWANIA ELEMENTÓW POWSTAŁE W TRAKCIE REALIZACJI PRAC BUDOWLANYCH. PODANE WYMIARY SĄ WYMIARAMI W ŚWIETLE PIONOWYCH PRZEGRÓD (ŚCIAN) W STANIE SUROWYM.
- POWIERZCHNIA UŻYTKOWA LOKALU JEST OKREŚLONA NA PODSTAWIE ROZPORZĄDZENIA MINISTRA ROZWOJU Z DN. 11.09.2020 R. W SPRAWIE SZCZEGÓŁOWEGO ZAKRESU I FORMY PROJEKTU BUDOWLANYGO (DZ. U. Z 2020 R. ROZ. 1609), ZGODNIE Z ZASADAMI ZAWARTYMI W POLSKIEJ NORMIE PN-ISO 9836:2022-07

skala 1:150 @ A3

0 1 5M



ul. Nałęczowska 30
20-701 Lublin
www.gdl.pl

biuro@gdl.pl
81 524 08 30