


RZUT (SKALA 1:100)

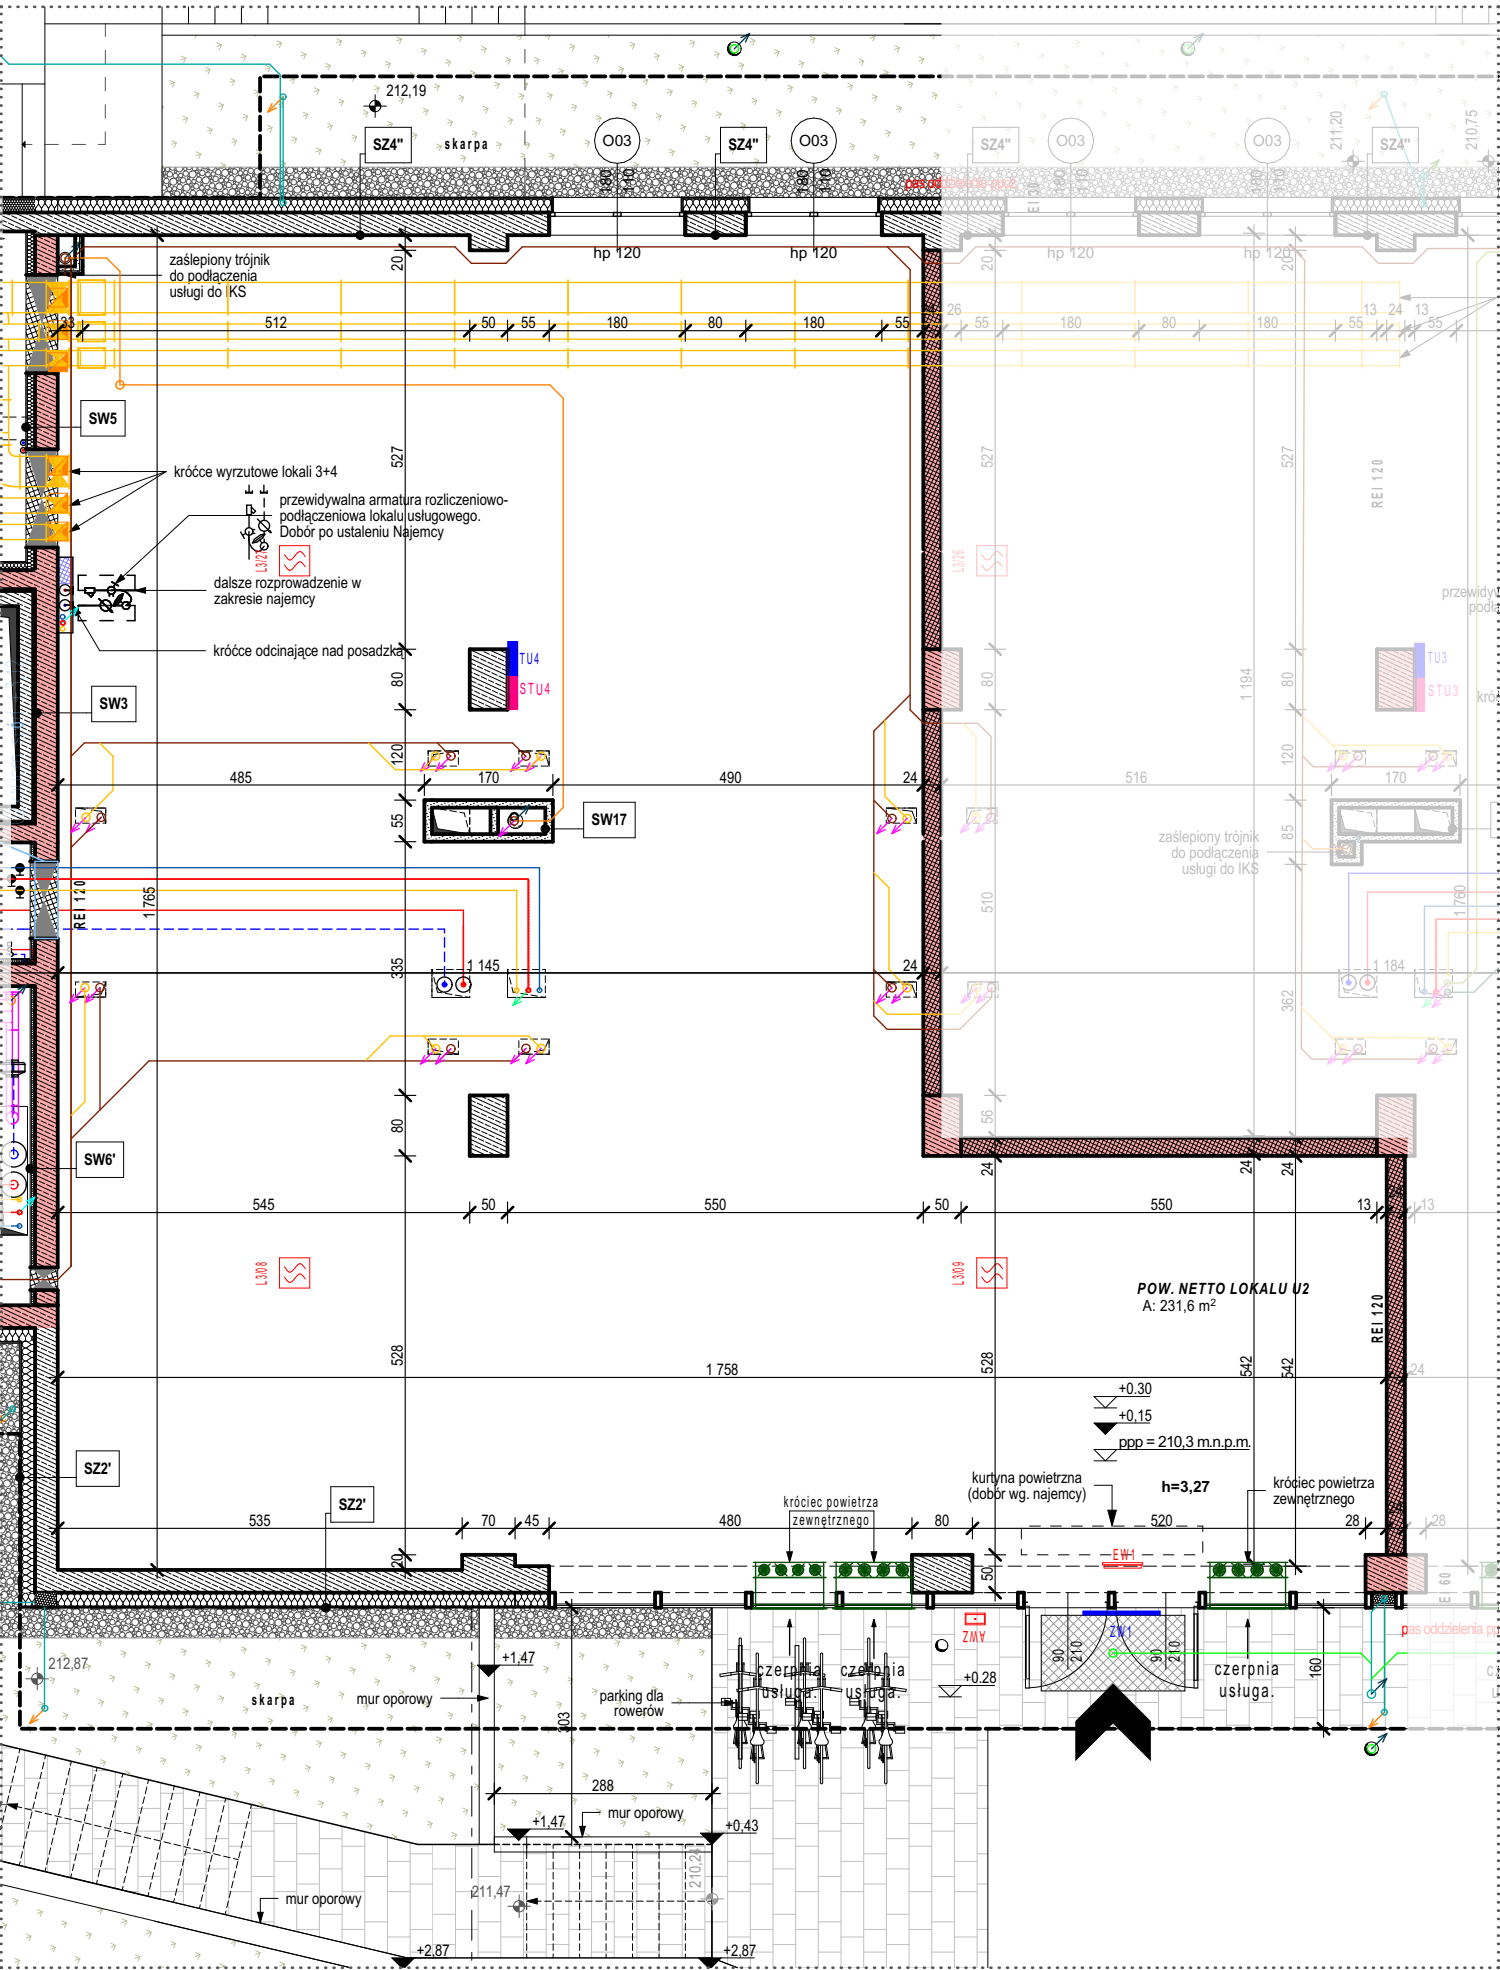

biuro architektoniczne
p l e w a
ul. Niecała 3/8 20 - 080 Lublin

UWAGA!:
1. WYMIARY POMIESZCZEŃ, LOKALIZACJE PRZYBORÓW SANITARNYCH I T.P. PODANO ZGODNIE Z PROJEKTEM BUDOWLANYM. MOGĄ WYSTĄPIĆ NIEWIELKIE RÓŻNICE WYMIARÓW I USYTUOWANIA ELEMENTÓW POWSTAŁE W TRAKCIE REALIZACJI PRAC BUDOWLANYCH. PODANE WYMIARY SĄ WYMIARAMI W ŚWIETLE PIONOWYCH PRZEGRÓD (ŚCIAN) W STANIE SUROWYM.
2. POWIERZCHNIA UŻYTKOWA LOKALU JEST OKREŚLONA NA PODSTAWIE ROZPORZĄDZENIA MINISTRA ROZWOJU Z DN. 11.09.2020 R. W SPRAWIE SZCZEGÓŁOWEGO ZAKRESU I FORMY PROJEKTU BUDOWLANEGO (DZ. U. Z 2020 R. ROZ. 1609), ZGODNIE Z ZASADAMI ZAWARTYMI W POLSKIEJ NORMIE PN-ISO 9836:2022-07

LEGENDA

INSTALACJE ELEKTRYCZNE

- TU1 - TABLICA ELEKTRYCZNA
- STU1 - SKRZYŃKA TELEKOMUNIKACYJNA (WYS. MONTAŻU 0,3 m)
- ZW1 - OPRAWA OŚWIELENIOWA
- AWZ - OPRAWA OŚWIELENIOWA EWAKUACYJNEGO
- EW1 - OPRAWA OŚWIELENIOWA KIERUNKOWEGO
- Y - RĘCZNY OSTRZEGACZ POŻAROWY
- S - PODWÓJNA OPTYCZNA CZUJKA DYMU
- - KŁAPA POŻAROWA TOPIC

INSTALACJE WOD-KAN

 
- - INSTALACJA ZIEMNEJ WODY
- - INSTALACJA CIEPŁEJ WODY
- - KANALIZACJA DESZCZOWA PODCIŚNENIOWA PROWADZONA POD STROPEM
- - KANALIZACJA DESZCZOWA AWARYJNA PODCIŚNENIOWA PROWADZONA POD STROPEM
- - KANALIZACJA DESZCZOWA GRAWITACYJNA PROWADZONA W GRUNCIE Z RUR SPUSTOWYCH
- - KANALIZACJA DESZCZOWA GRAWITACYJNA PROWADZONA W GRUNCIE
- - KANALIZACJA SANITARNA PROWADZONA POD STROPEM

INSTALACJA GRZEWcza

- - INSTALACJA CENTRALNEGO OGRZEWANIA
- - ZASILENIE/POWRÓT Z RUR STAŁOWYCH
- - REGULATOR RÓŻNICY CIŚNIENIA
- - ZAWÓR RÓWNOWAŻĄCY GWINTOWANY
- - FILTR SIATKOWY
- - CIEPŁOMIERZ

INSTALACJA WENTYLACJI

- - POWIETRZE TRANSFEROWANE
- - POWIETRZE WYWIEWANE (POM. TECHNICZNE)
- - POWIETRZE WYWIEWANE (BYTOWA + KUCHNIE MIESZKAŃ)
- - PRZEWIDYWANE MIEJSCE NA PRZEWODY FREONOWE



skala 1:100 @ A3
0 1 5M

PERSPEKTYWA

CZECHÓW


NR LOKALU
USŁUGOWEGO

2

pow. netto
[m²]

231,6

PIĘTRO: KONDYGNACJA "0"

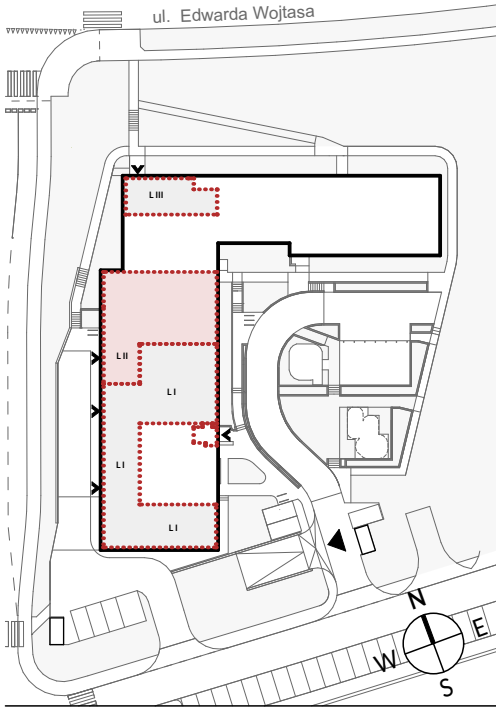

ul. Nałęczowska 30
20-701 Lublin
www.gdl.pl

biuro@gdl.pl
81 524 08 30