


RZUT (SKALA 1:75)

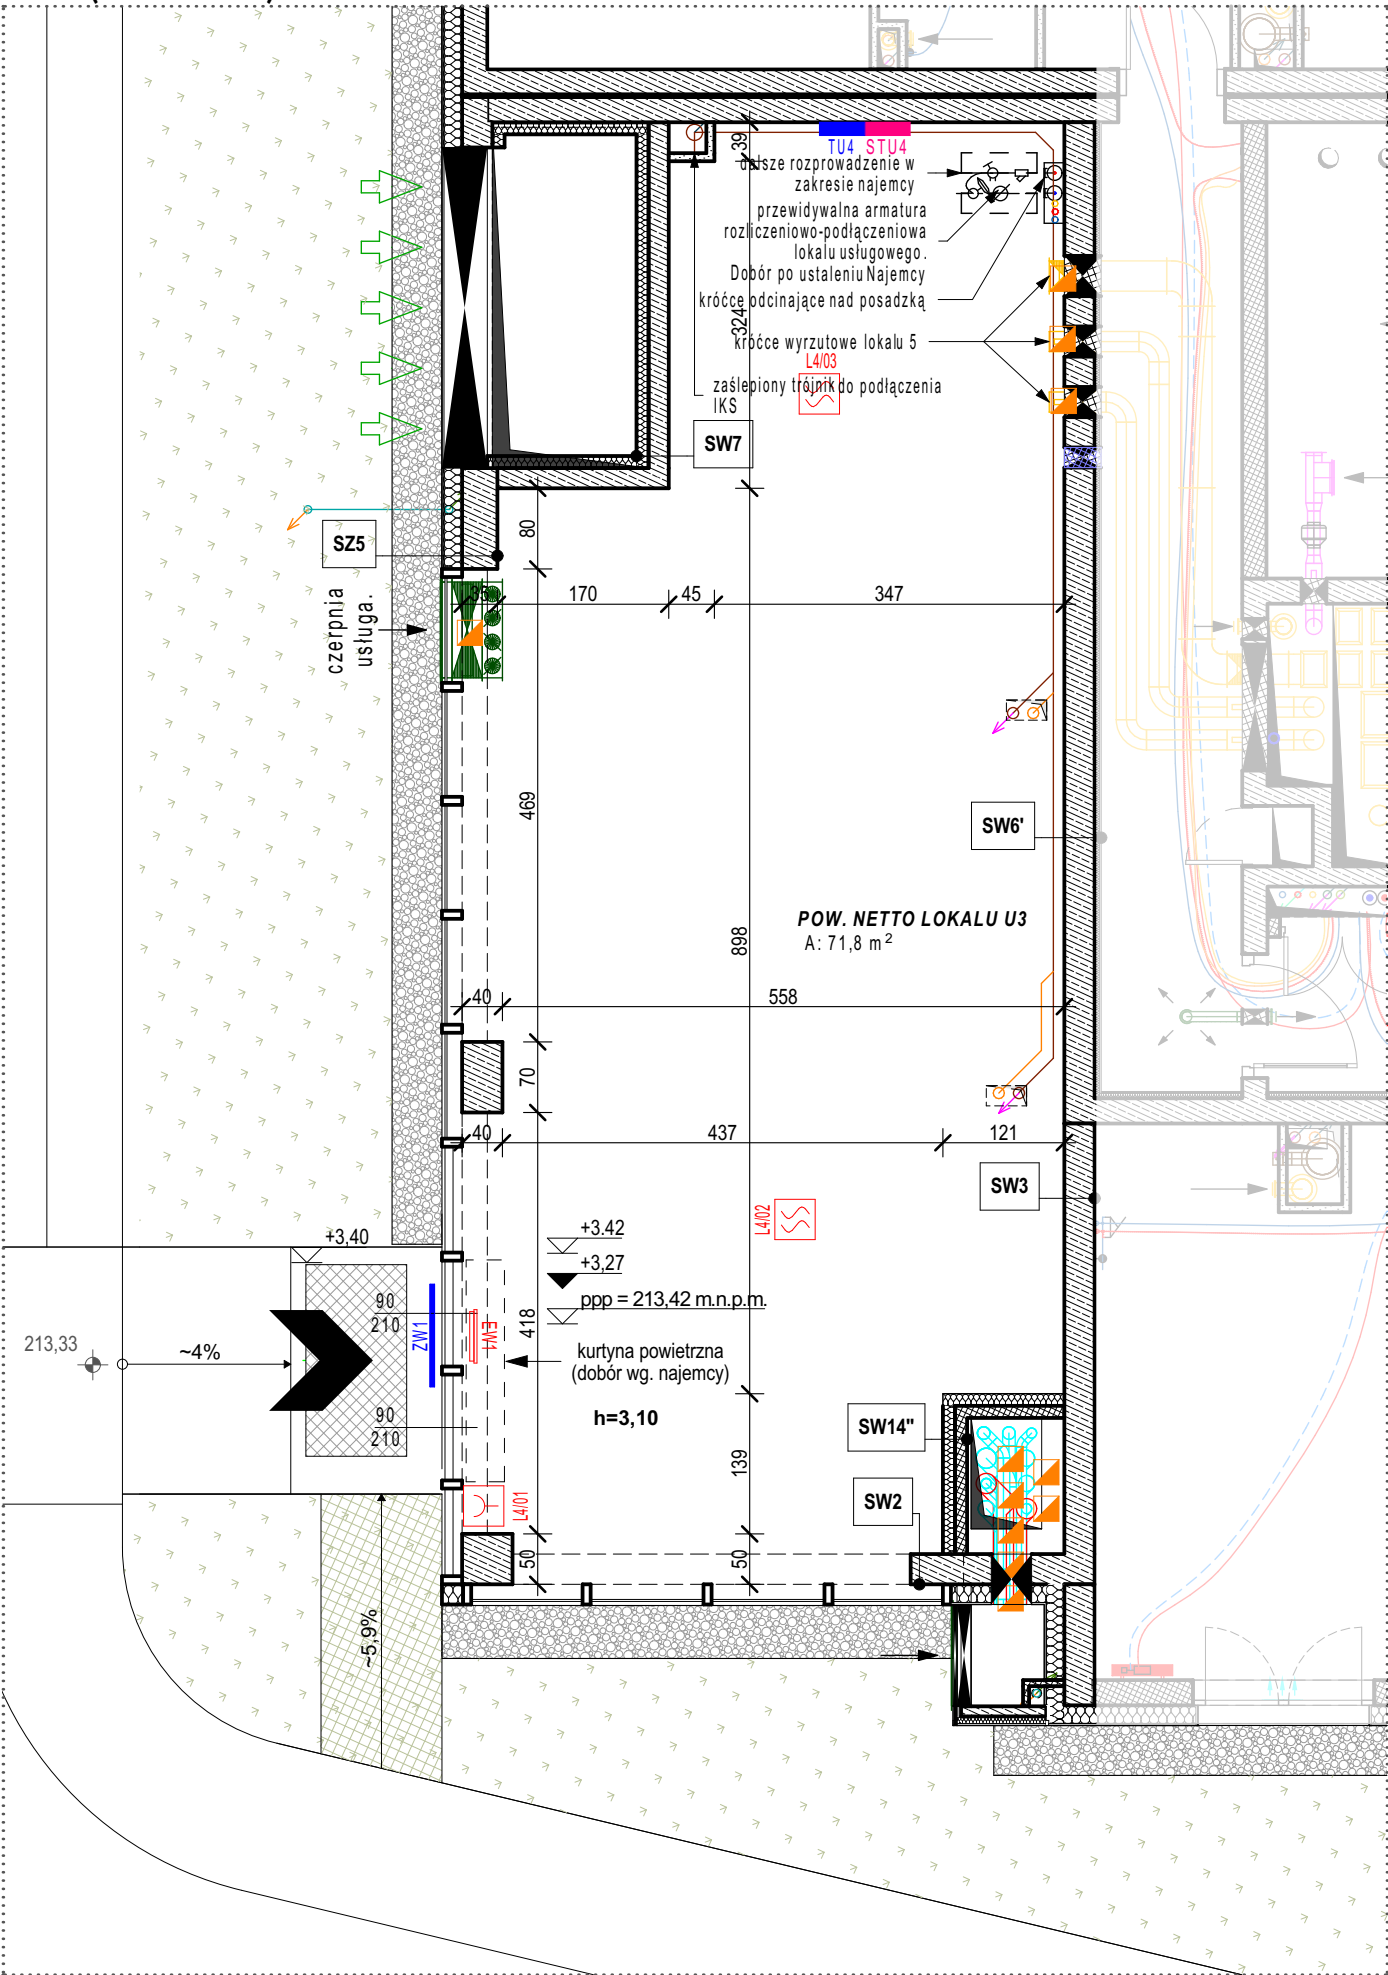

LEGENDA

INSTALACJE ELEKTRYCZNE

- TABLICA ELEKTRYCZNA
- SKRZYNIKA TELEKOMUNIKACYJNA (WYS. MONTAŻU 0,3 m)
- OPRAWA OŚWIETLENIOWA
- OPRAWA OŚWIETLENIA EWAKUACYJNEGO
- OPRAWA OŚWIETLENIA KIERUNKOWEGO
- RĘCZNY OSTRZEGACZ POŻAROWY
- PODWÓJNA OPTYCZNA CZUJKA DYMU
- KLAPA POŻAROWA TOPIC

INSTALACJE WOD-KAN

- INSTALACJA ZIEMNEJ WODY
- INSTALACJA CIEPŁEJ WODY
- KANALIZACJA DESZCZOWA PODCIŚNIENIOWA PROWADZONA POD STROPEM
- KANALIZACJA DESZCZOWA AWARYJNA PODCIŚNIENIOWA PROWADZONA POD STROPEM
- KANALIZACJA DESZCZOWA GRAWITACYJNA PROWADZONA W GRUNCIE Z RUR SPUSTOWYCH
- KANALIZACJA DESZCZOWA GRAWITACYJNA PROWADZONA W GRUNCIE
- KANALIZACJA SANITARNA PROWADZONA POD STROPEM

INSTALACJA GRZEWICZA


- INSTALACJA CENTRALNEGO OGRZEWANIA
- ZASILENIE/POWRÓT Z RUR STALOWYCH
- REGULATOR RÓŻNICY CIŚNIENIA
- ZAWÓR RÓWNOWAŻĄCY GWINTOWANY
- FILTR SIATKOWY
- CIEPŁOMIERZ

INSTALACJA WENTYLACJI

- POWIETRZE TRANSFEROWANE
- POWIETRZE WYWIEWANE (POM. TECHNICZNE)
- POWIETRZE WYWIEWANE (BYTOWA + KUCHNIE MIESZKAŃ)
- PRZEWIDYWANE MIEJSCE NA PRZEWODY FREONOWE

skala 1:75 @ A3

PRZEKRÓJ (SKALA 1:75)

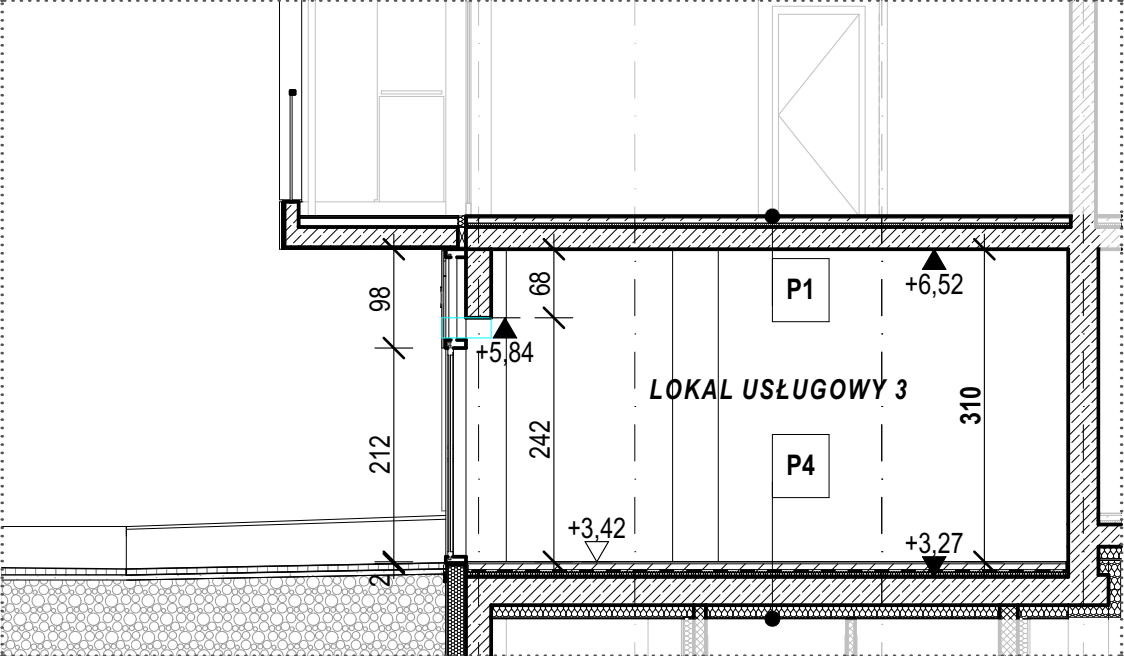

PERSPEKTYWA

CZECHÓW

NR LOKALU
USŁUGOWEGO

3

pow. netto
[m²]

71,8

PIĘTRO:

PARTER